


RZUT PARTERU

INSTALACJA WODOCIĄGOWA

SKALA 1:50

 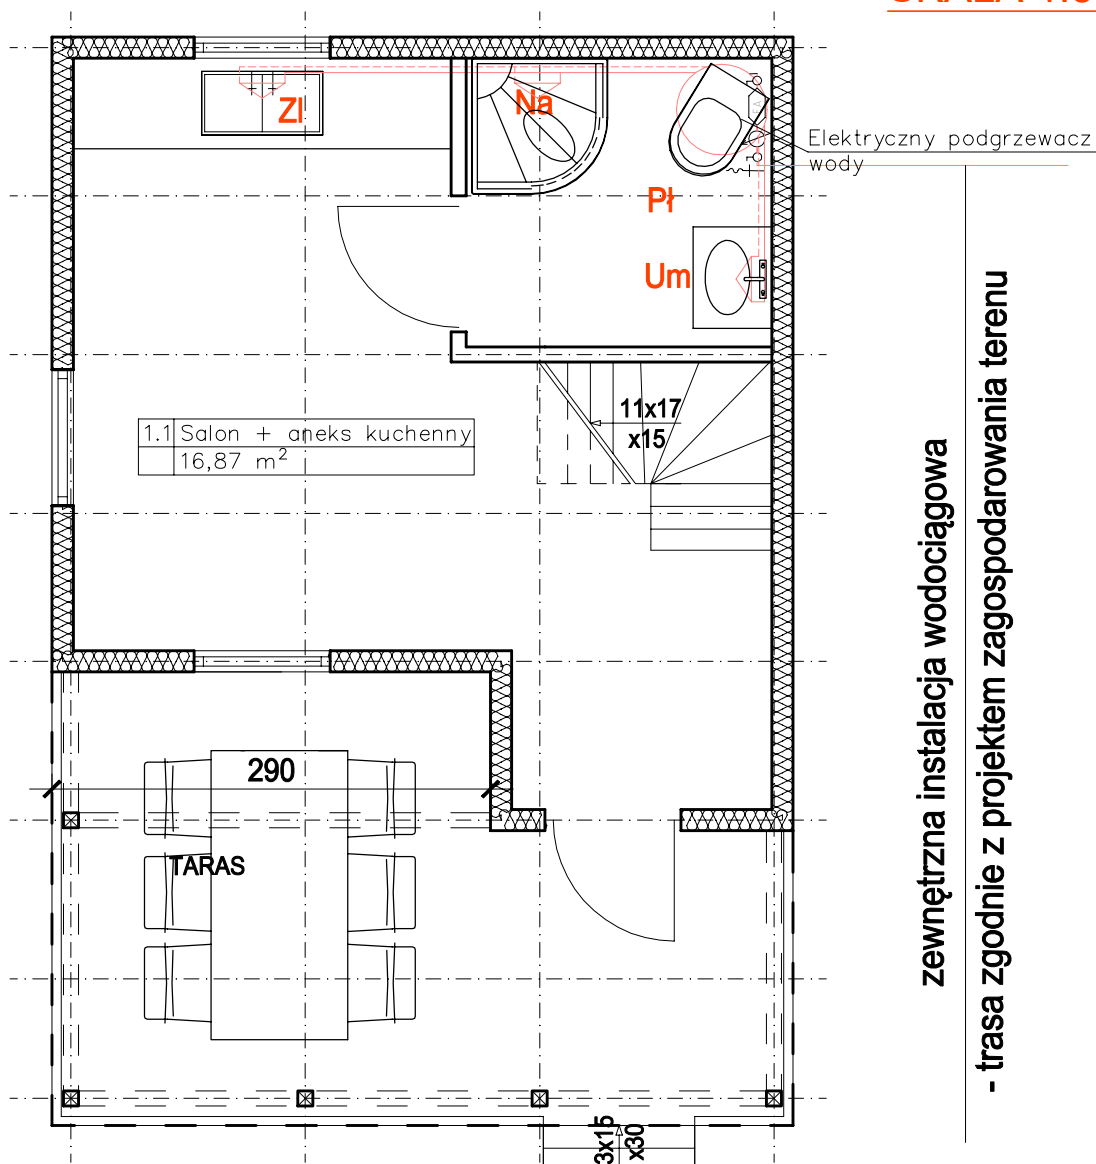


OZNACZENIA

- instalacja wodociągowa — woda zimna
- - - instalacja wodociągowa — woda ciepła

- Um** umywalka
- Na** natrysk
- Pł** pęczka zbiornikowa
- ZI** zlewozmywak
- z.o.** elektryczny zasobnik na wodę o poj. 120l

Zestaw wodomierzowy



BIURO PROJEKTOWE I NADZÓR BUDOWLANY Rychnowy 1b, 77-300 Człuchów tel. kom.: 663 922 034; fax: 597268037 e-mail: biuro@marcinbartos.pl; marcinbartos4@wp.pl; www.marcinbartos.pl		Data:
SANITARNE		10.02.2020r.
Temat:	RZUT PARTERU — instalacja wodociągowa	Rys. nr:
Nazwa inwestycji:	Budowa budynków rekreacji indywidualnej dz. nr 516	11
Adres:	dz. o nr ewid. 516, m. Debrzno, jednostka ewid. Człuchów, obręb Debrzno gm. Debrzno, powiat człuchowski, województwo pomorskie	
Projektant	sanitarna	mgr inż. Jan Schulz upr. POM/0295/PBS/16