

Nr sprawy: ZWiK.271.2.2015

Debrzno, dnia 28-09-2015 rok

MIASTO I GMINA DEBRZNO
ZAKŁAD WODOCIĄGÓW I KANALIZACJI
77-310 D E B R Z N O, ul. Traugutta 2
tel./fax (0-59) 83 35 351, 83 35 366
NIP: 843 - 10 - 02 - 060

WSZYSCY WYKONAWCY

WYJAŚNIENIA DO SPECYFIKACJI ISTOTNYCH WARUNKÓW ZAMÓWIENIA PUBLICZNEGO

Zgodnie z art.38 ust 1 oraz 2 ustawy z dnia 29 stycznia 2004r. PRAWO ZAMÓWIENÍ PUBLICZNYCH (Dz. U. z 2013 r. poz. 907 ze zm.) Zamawiający informuje, że w postępowaniu prowadzonym w trybie przetargu nieograniczonego na:

„Budowa w miejscowości Główna sieci wodociągowej i kanalizacji sanitarnej z przewodem tłocznym do Pędziszewa” wpłynęły do Zamawiającego następujące pytania:

1. Czy Zamawiający posiada projekt odwodnienia wykopów?
2. Analizując dokumentację techniczną brakuje szczegółowych rysunków zagospodarowania terenu przepompowni ścieków deszczowych. Prosimy o załączenie brakujących dokumentów.
3. Czy po stronie Wykonawcy leży uwzględnienie zajęcia pasa drogowego i poniesienie kosztów z tego tytułu?
4. Czy Zamawiający posiada projekt organizacji ruchu?
5. Czy nawierzchnia asfaltowa ma być odtworzona po wykopach czy na całej szerokości istniejącej nawierzchni drogi?
6. Czy w ramach niniejszej inwestycji przewiduje się wycinkę drzew i krzewów? Czy Zamawiający posiada decyzje na wycinkę drzew i krzewów? Po czyjej stronie leży uzyskanie ewentualnej decyzji i poniesienie kosztów w sprawie wycinki drzew i krzewów niezainwentaryzowanych?
7. Czy Zamawiający posiada pozwolenie wodno prawne?


ODPOWIEDŹ

- Ad 1. Zamawiający nie posiada projektu odwodnienia wykopów, natomiast w przedmiarze robót w elemencie roboty odwodnieniowej określa pompowanie wody igłofiltrami.
- Ad. 2. Plan zagospodarowania przepompowni w załączeniu.
- Ad. 3. Drogi w ciągu, których realizowany będzie projekt stanowią własność Zamawiającego.
Zamawiający odstępuje od naliczenia opłaty za zajęcie pasa drogowego.
- Ad. 4. Opracowanie i wykonanie projektu organizacji ruchu na czas prowadzenia robót należy do Wykonawcy.
- Ad. 5. Nawierzchnię bitumiczna należy odtworzyć w technologii masy na gorąco na całej szerokości w pasie dróg oznaczonych działkami nr 342/51 i 342/12, natomiast w działce nr 342/48 w trasie wykopów.
- Ad. 6. Nie
- Ad. 7. Nie jest wymagane

DYREKTOR
mgr inż. Waldemar Klimek

Zestawienie powierzchni:

- Powierzchnia w granicach ogrodzenia F=16 m²
- Obwód długość ogrodzenia L x B=16 m

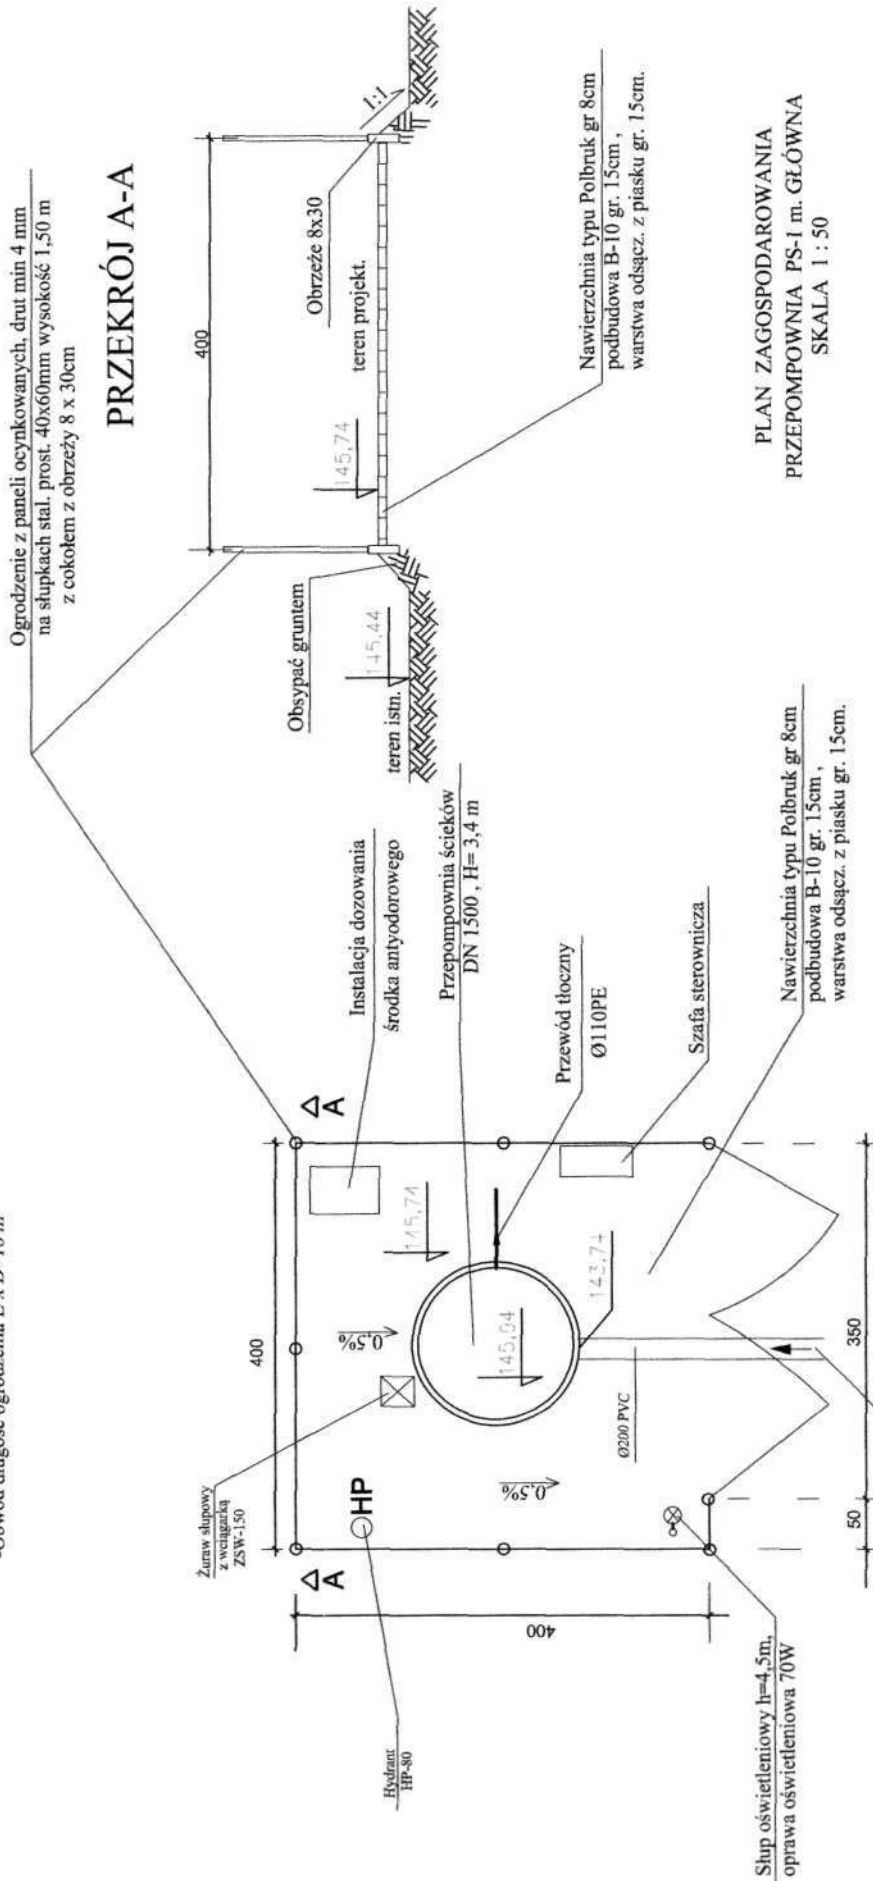

Jednostka Projektowa: INWEST-SAN INŻYNIERIA SANITARNIA Zbigniew Lojewski Sieroczyn 36d, 77-300 Czuchów		Rysunek: Plan przepom. ścieków Skala 1:50 Rys. nr 11 wrzesień 2014 rok	
Zadanie: Budowa sieci kanalizacji sanitarnej i sieci wodociągowej rozdzielczej w m. Główna z przewodem łączącym do Pełziszewa gm. Debrno	Investor: Miasto i Gmina Debrno Zakład Wodociągów i Kanalizacji ul. Traugutta 2, 77-310 Debrno	Projektant: mgr inż. Zbigniew Lojewski	Podpis: mgr inż. Mariusz Starczewski
Asystent projektanta: mgr inż. Łukasz Łojewski	Podpis: mgr inż. Zbigniew Lojewski	Asystent projektanta: mgr inż. Radostaw Ryl	Podpis: mgr inż. Mariusz Starczewski upr. bud. POM/0053/PWOS/10 w spec. instalacyjnej bez ograniczeń

UWAGA:
 Sprawdzić rzędna istniejącego terenu przed zamówieniem zbiornika przepompowni.