


RZUT PARTERU

pion wyprowadzić ponad dach i zakończyć wywiewką

INSTALACJA KANALIZACYJNA

SKALA 1:50

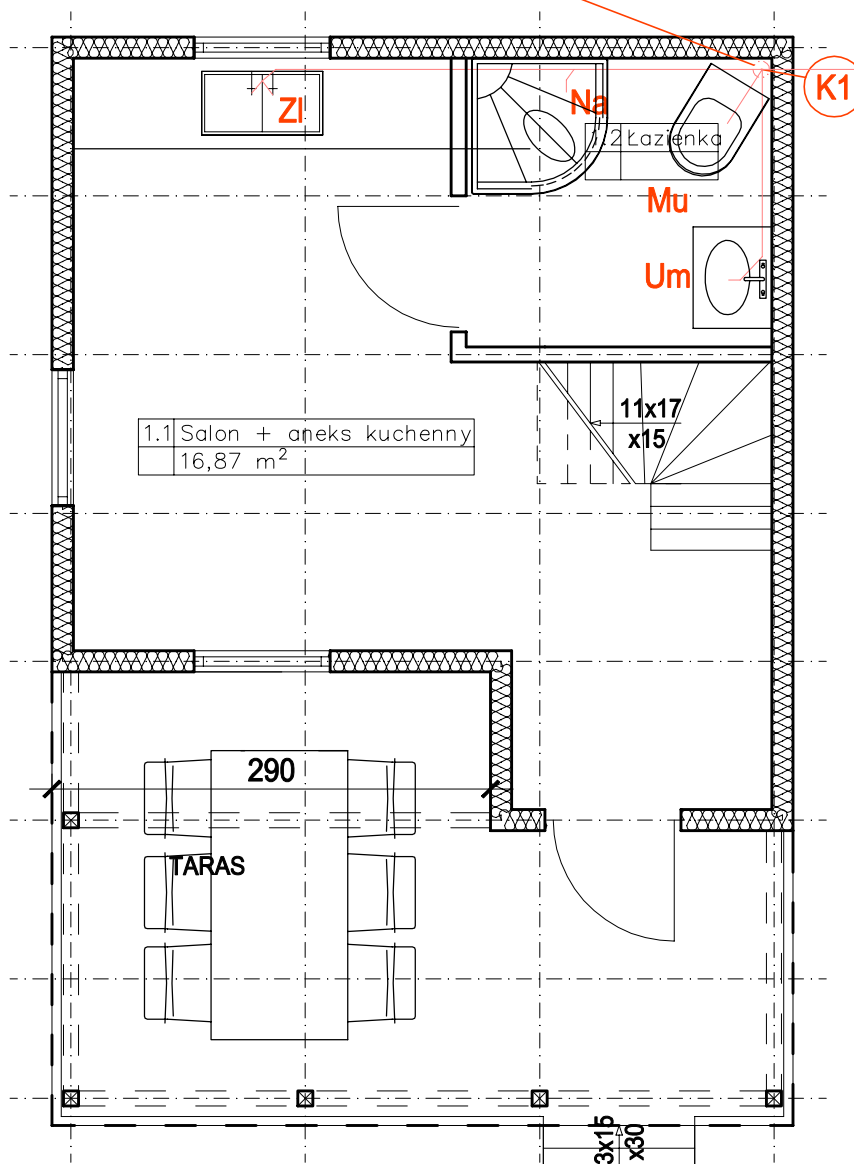

zewnętrzna instalacja kanalizacyjna Ø160PVC,
- trasa zgodnie z projektem zagospodarowania terenu

OZNACZENIA

	projektowana instalacja kanalizacyjna
Um	umywalka
Mu	miska ustępowa
Na	natrysk
ZI	zlewozmywak
(K1)	pion kanalizacyjny

BIURO PROJEKTOWE I NADZÓR BUDOWLANY Rychnowy 1b, 77-300 Człuchów tel. kom.: 663 922 034; fax: 597268037 e-mail: biuro@marcinbartos.pl; marcinbartos4@wp.pl; www.marcinbartos.pl		Data: 10.02.2020r.
SANITARNE	Skala: 1: 50	Rys. nr: 13
Temat:	RZUT PARTERU – instalacja kanalizacyjna	
Nazwa inwestycji:	Budowa budynków rekreacji indywidualnej dz. nr 516	
Adres:	dz. o nr ewid. 516, m. Debrzno, jednostka ewid. Człuchów, obręb Debrzno gm. Debrzno, powiat człuchowski, województwo pomorskie	
Projektant	sanitarna	mgr inż. Jan Schulz upr. POM/0295/PBS/16