

ARKUSZ NR 5

LEGENDA:	
	projektowana sieć wodociągowa
	istniejąca sieć wodociągowa
	istniejąca sieć kanalizacji sanitarnej
	istniejąca sieć kanalizacji deszczowej
	istniejąca sieć gazowa
	istniejąca sieć energetyczna
	istniejąca sieć teletechniczna
	110 x 6,6 oznaczenie średnic

 "GrecAD" Pracownia Projektowa mgr inż. Piotr Greinke biuro: ul. Rzemieśnicza 25, 83-400 Kościerzyna tel. kom.: (+48) 665 477 063 e-mail: grecad@wp.pl www.projektygrecad.pl		
OBJEKT: PROJEKT BUDOWLANY SIECI WODOCIĄGOWEJ W M. DEBRZNO, GRZYMIŚLAW I STRZECZONA, DZ. NR 82, 83, 84, 105, 171, 177/1 OBRĘB DEBRZNO; DZ. NR 311, 312/1, 313, 314, 315, 609, 610/2, 681/1, 682, 683, 760/12 OBRĘB B GRZYMIŚLAW; DZ. NR 279, 429/2, 429/4, 430, 431, 514, 579/4, 731, 734, 736/1, 736/2, 737/4, 738/1 OBRĘB STRZECZONA	INWESTOR: URZĄD MIASTA I GMINY DEBRZNO UL. TRAUGUTTA 2 77-310 DEBRZNO	
TYTUŁ RYSUNKU: PROJEKT ZAGOSPODAROWANIA TERENU ARKUSZ NR 5	SKALA: 1:1000	
PROJEKTANT: mgr inż. Piotr Greinke upr. nr POM/0041/POOS/09	PODRZĘB:	NR RYSUNKU: S.5
BRANŻA: sanitarna	projekt budowlany	LISTOPAD 2010r.

Biuro Usług
Geodezyjno - Kartograficznych
Seweryn Pribe
ul. Rynek 19/9
83-400 Kościerzyna
tel. 058 680-11-11, 686-23-21

MAPA DO CELÓW PROJEKTOWYCH
skala 1 : 1000

Województwo: pomorskie
Powiat: Cztuchów
Gmina: Debrzno
Obręb: Strzeczona
Działka: różne
Sek. m. zas. 6.203.14.01.4.06.2, 07.1, 07.3, 07.4, 12.1, 12.2
KERG G-O/778/2010

Układ poziomy - "2000"
Układ wysokościowy - "Kronsztadt"


Mapa aktualna pod względem sytuacyjno - wysokościowym
i uzbrojenia terenu na dzień 31.08.2010

UWAGA
Nie wyklucza się istnienia innych nie wykazanych na nin. mapie urządzeń podziemnych nie zgłoszonych do inwentaryzacji
Granice wykreślono na podstawie mapy ewidencyjnej, bez prawnego ustalenia przebiegu granic.

LEGENDA

ZAKRES MAPY

Sporządził: Sprawdził:
inż. geodeta Andrzej Rekieta Seweryn Pribe
upr. 18003

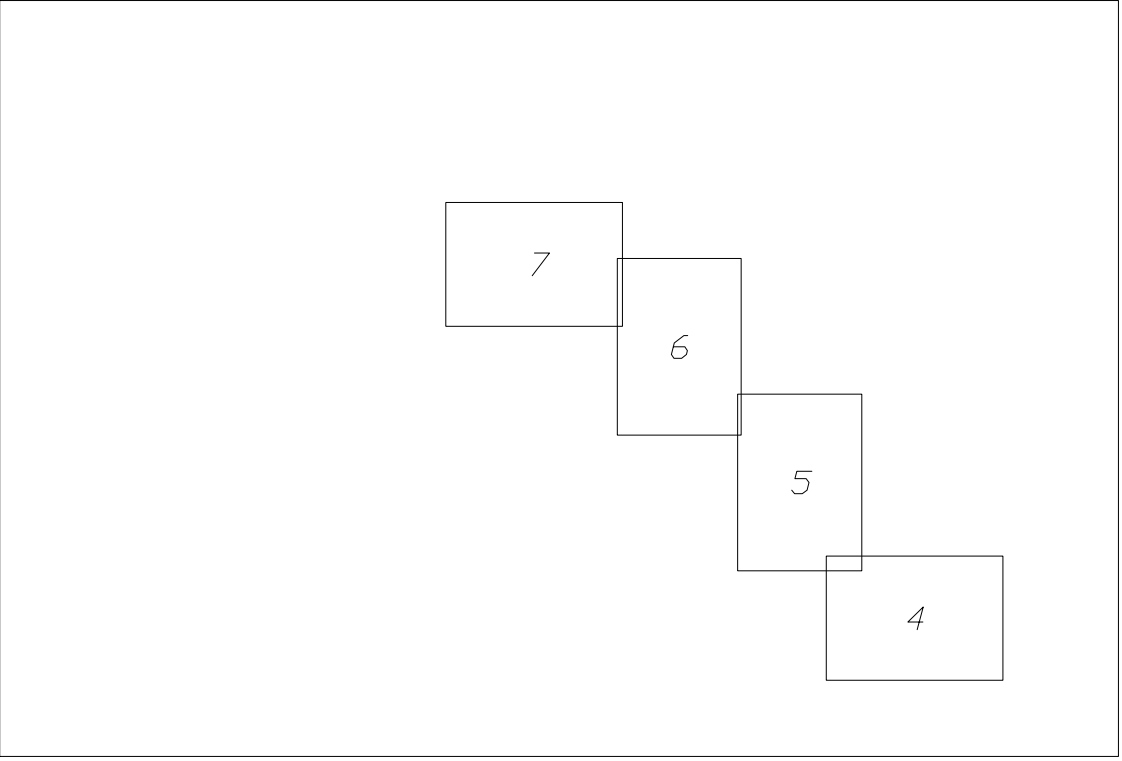

ORIENTACJA

skala 1 : 25 000